



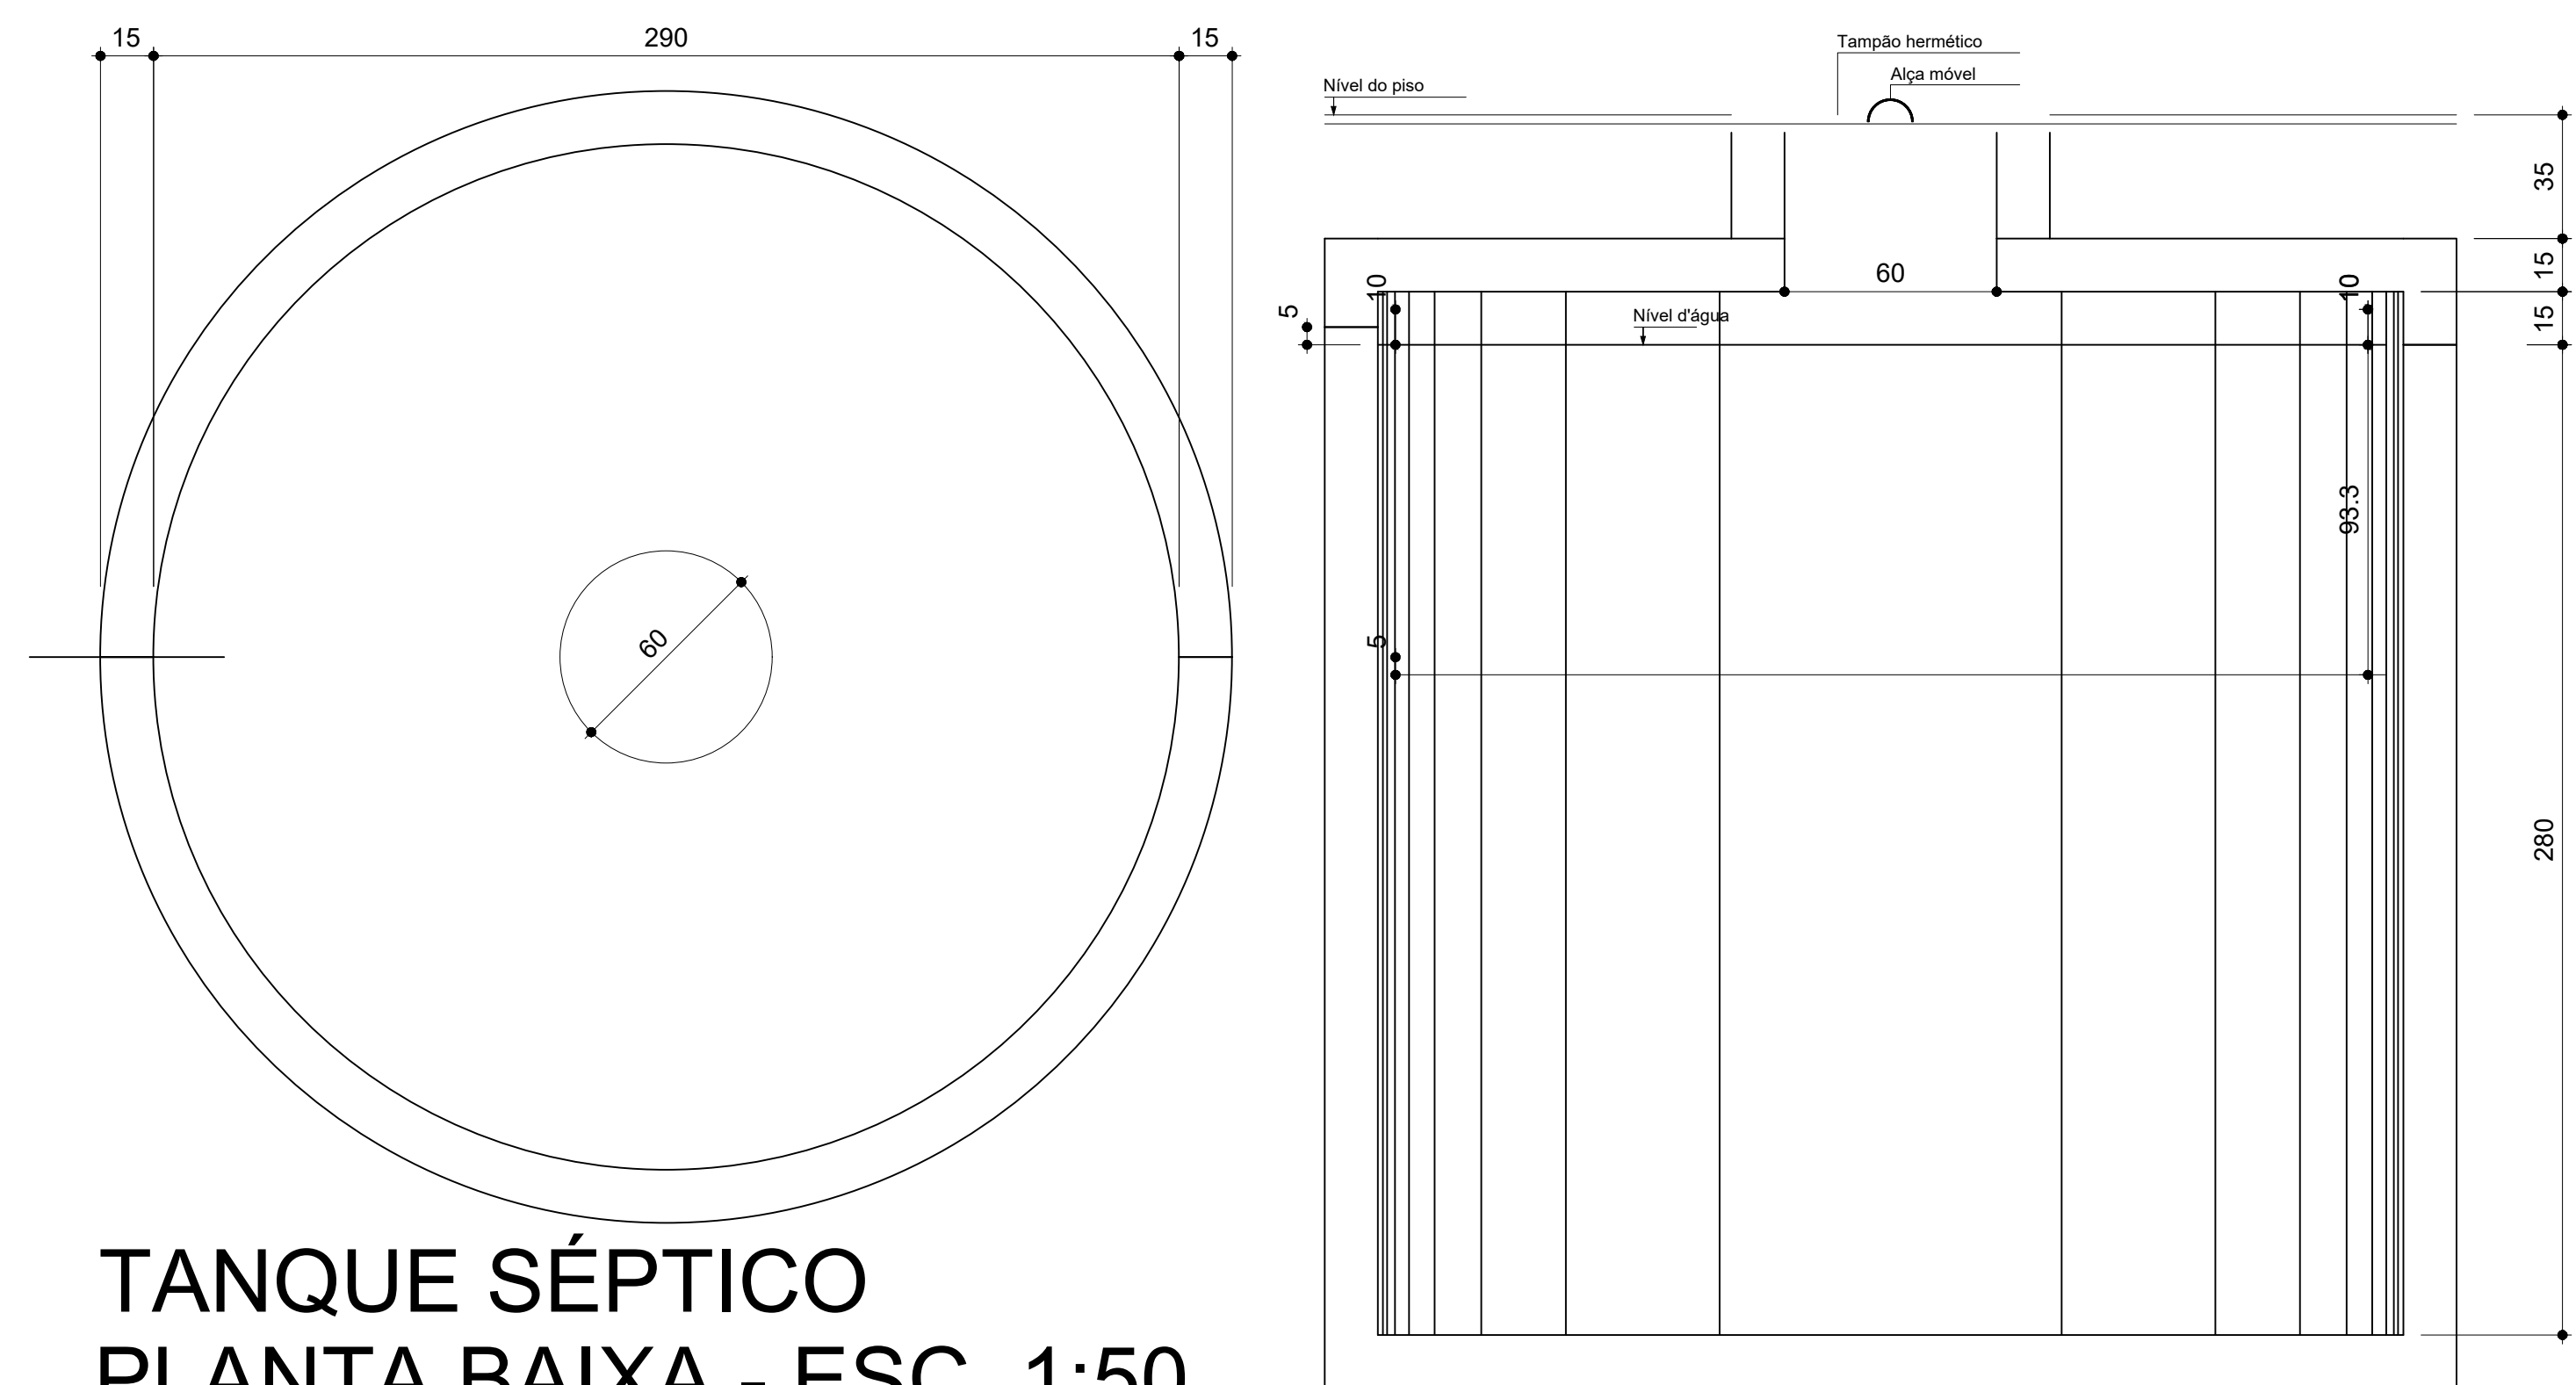

TANQUE SÉPTICO
PLANTA BAIXA - ESC. 1:50

TANQUE SÉPTICO
CORTE - ESC. 1:50

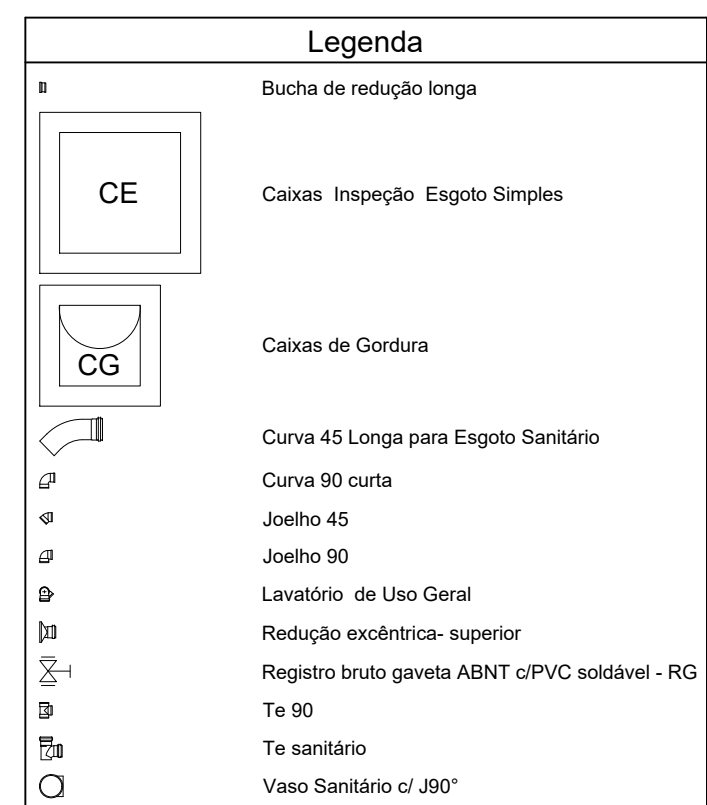

Legenda das indicações	
LV	Levatório com joelho de 90° - 25 mm - 1/2"
PA	Pia de cozinha com joelho de 90° - 25 mm - 3/4"
RG	Registro bruto gaveta ABNT o/PVC soldável - 3/4"
VS	Vaso sanitário com caixa acoplada - 360"

[illegible]

Detalhe S1
escala 1:50