



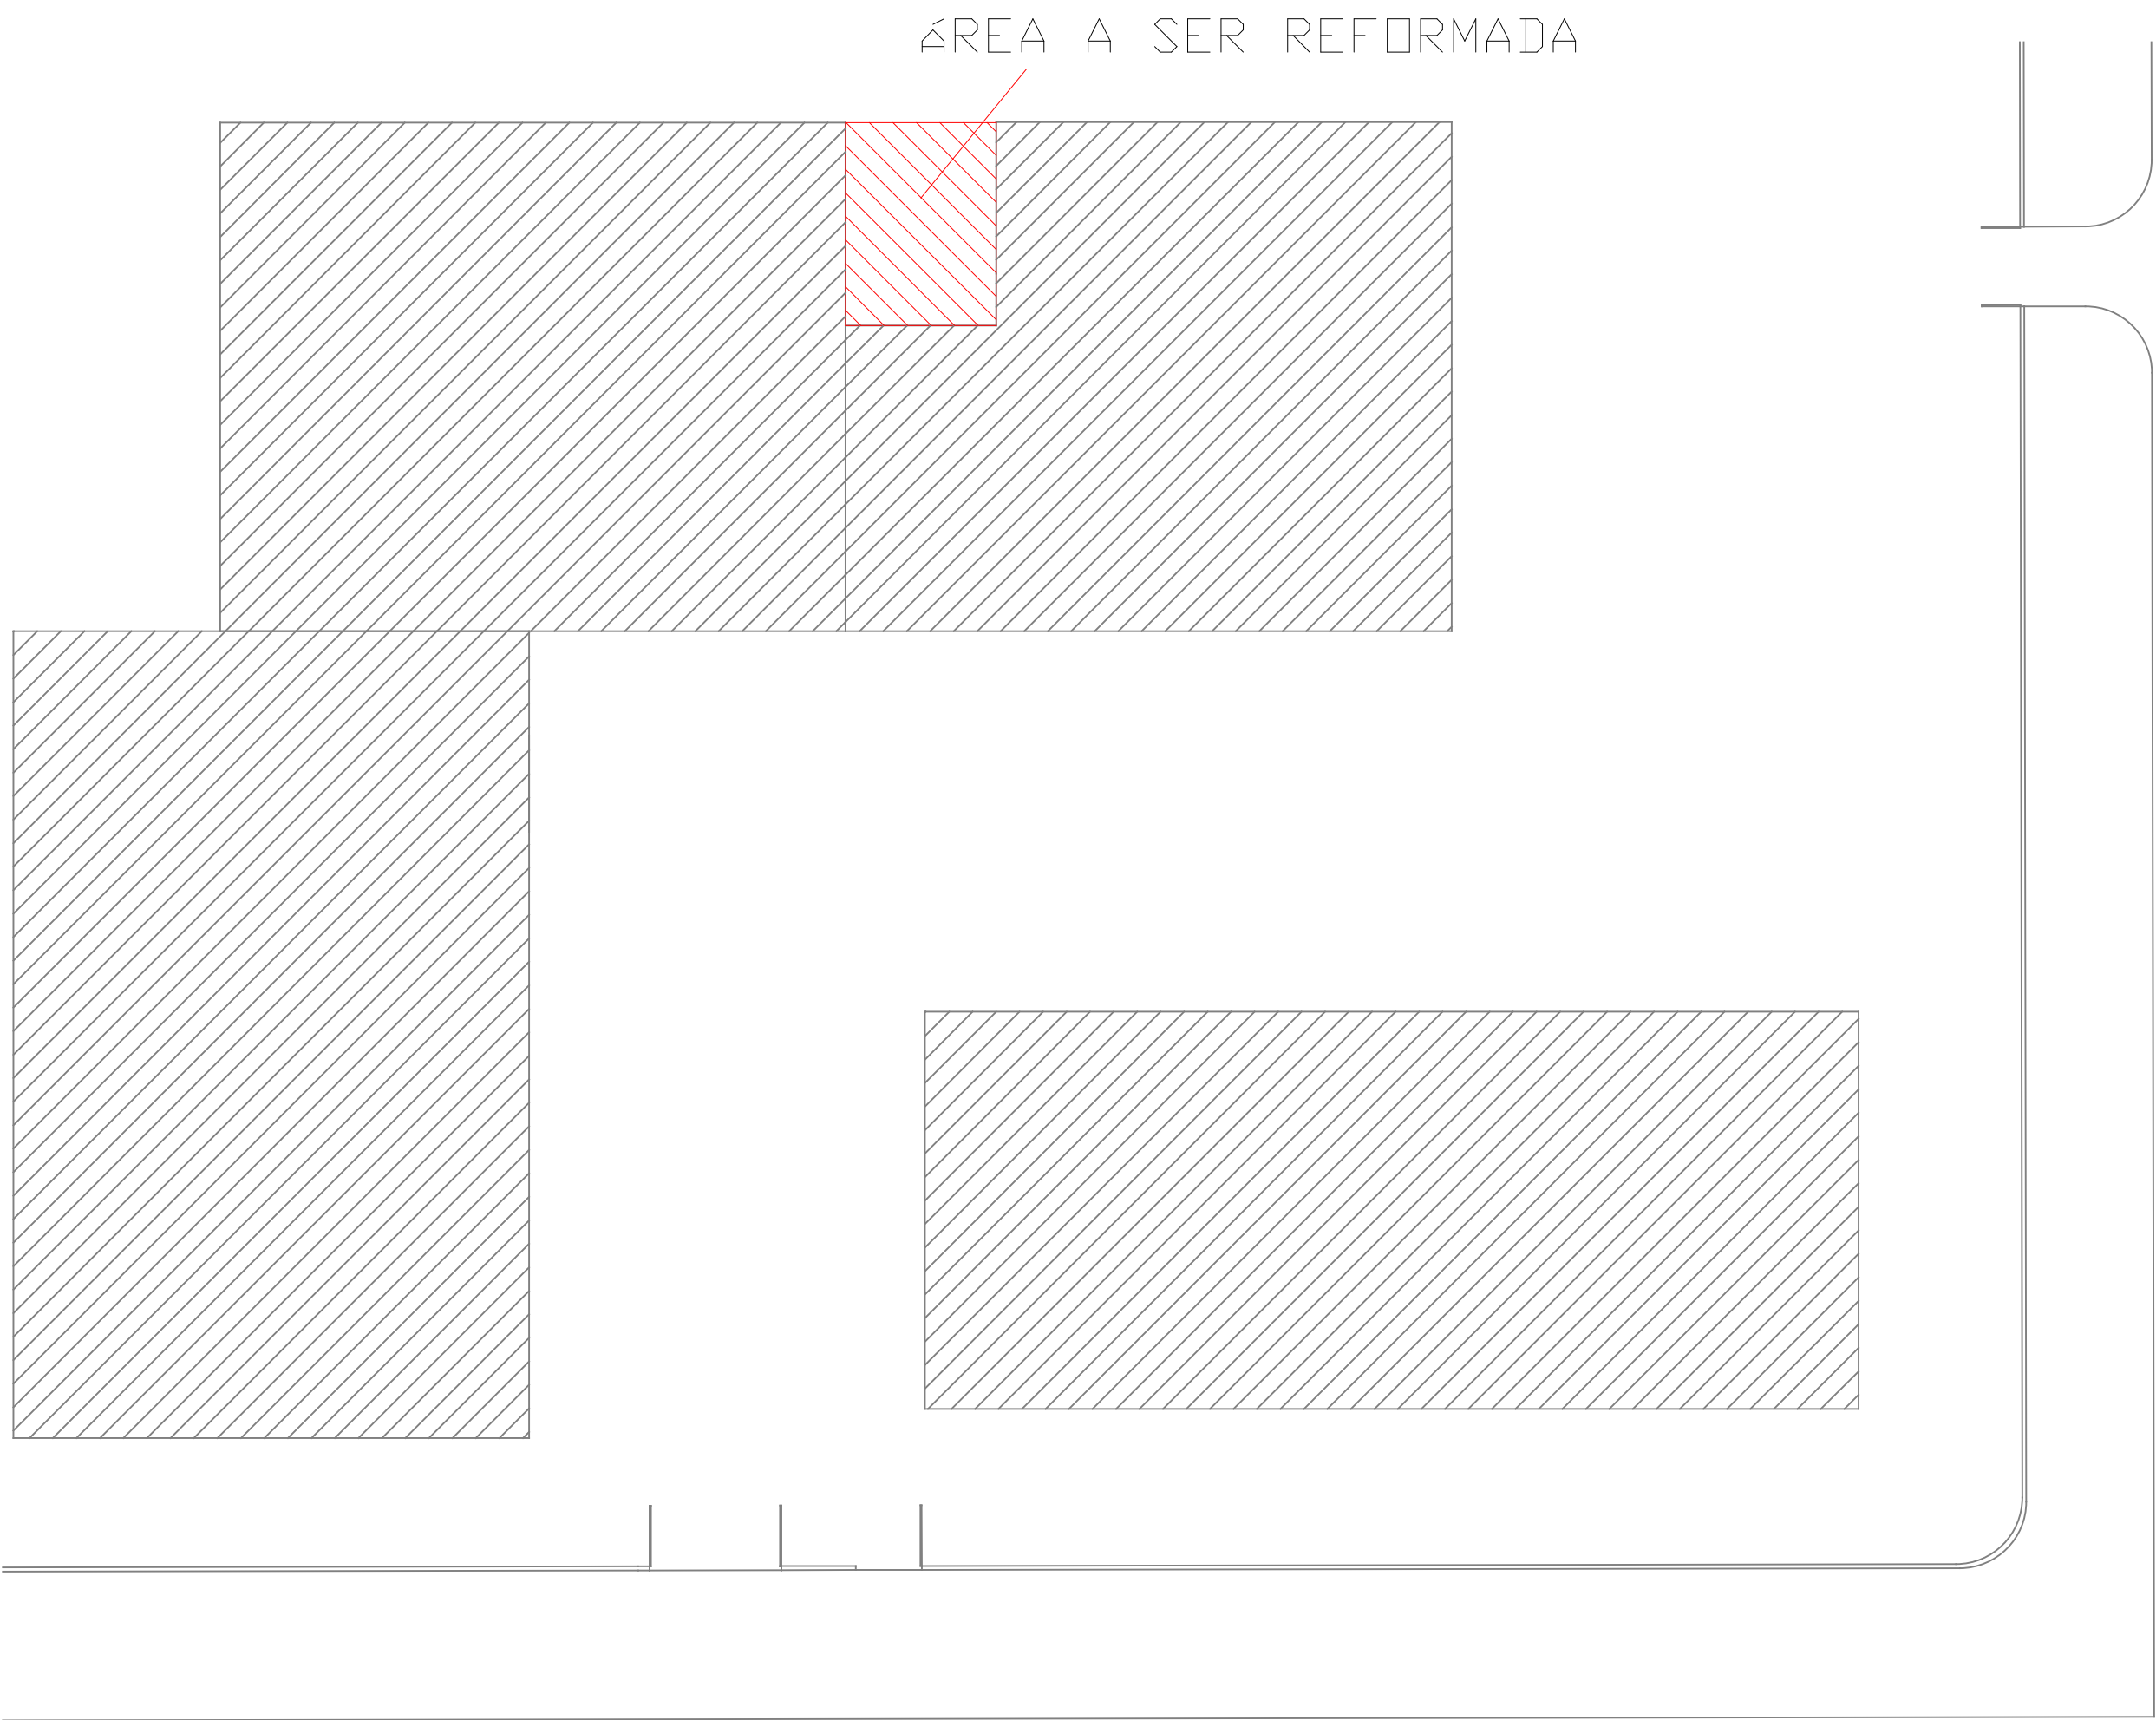

SITUAÇÃO
ESCALA 1:500

Lista de Materiais	
Acessórios p/ eletrodutos	
Caixa PVC 4x2"	2 pç
Caixa PVC octogonal 3x3"	4 pç
Luva PVC rosca 1"	5 pç
Acessórios uso geral	
Bucha de nylon S6	27 pç
Parafuso fenda galvan. cab. panela 4,2x32mm autoatarrachante	27 pç
Cabo Unipolar (cobre)	
Isol. HEPR - ench. EVA - 0,6/1kV (ref. Pirelli Afumex) 10 mm²	87,50 m
2,5 mm²	116,60 m
Dispositivo Elétrico - embutido	
Placa 2x4"	
Placa cega	1 pç
Placa p/ 1 função redonda	1 pç
S/ placa	
Interruptor 1 tecla simples	1 pç
Tomada universal redonda 2P 10A	1 pç
Dispositivo de Proteção	
Disjuntor Unipolar Termomagnético - norma DIN 25 A	1 pç
Eletroduto PVC rosca	
Braçadeira galvan. tipo cunha 1"	27 pç
Eletroduto, vara 3,0m 1"	29,20 m
Luminária e acessórios	
Luminária sobrepor p/ fluoresc. tubular 2x40 W	4 pç
Reator eletrônico p/ fluorescente tubular 2x32 W	4 pç
Soquete base G 13	16 pç
Lâmpada fluorescente	
Tubular comum - diam. 26mm 32 W	8 pç

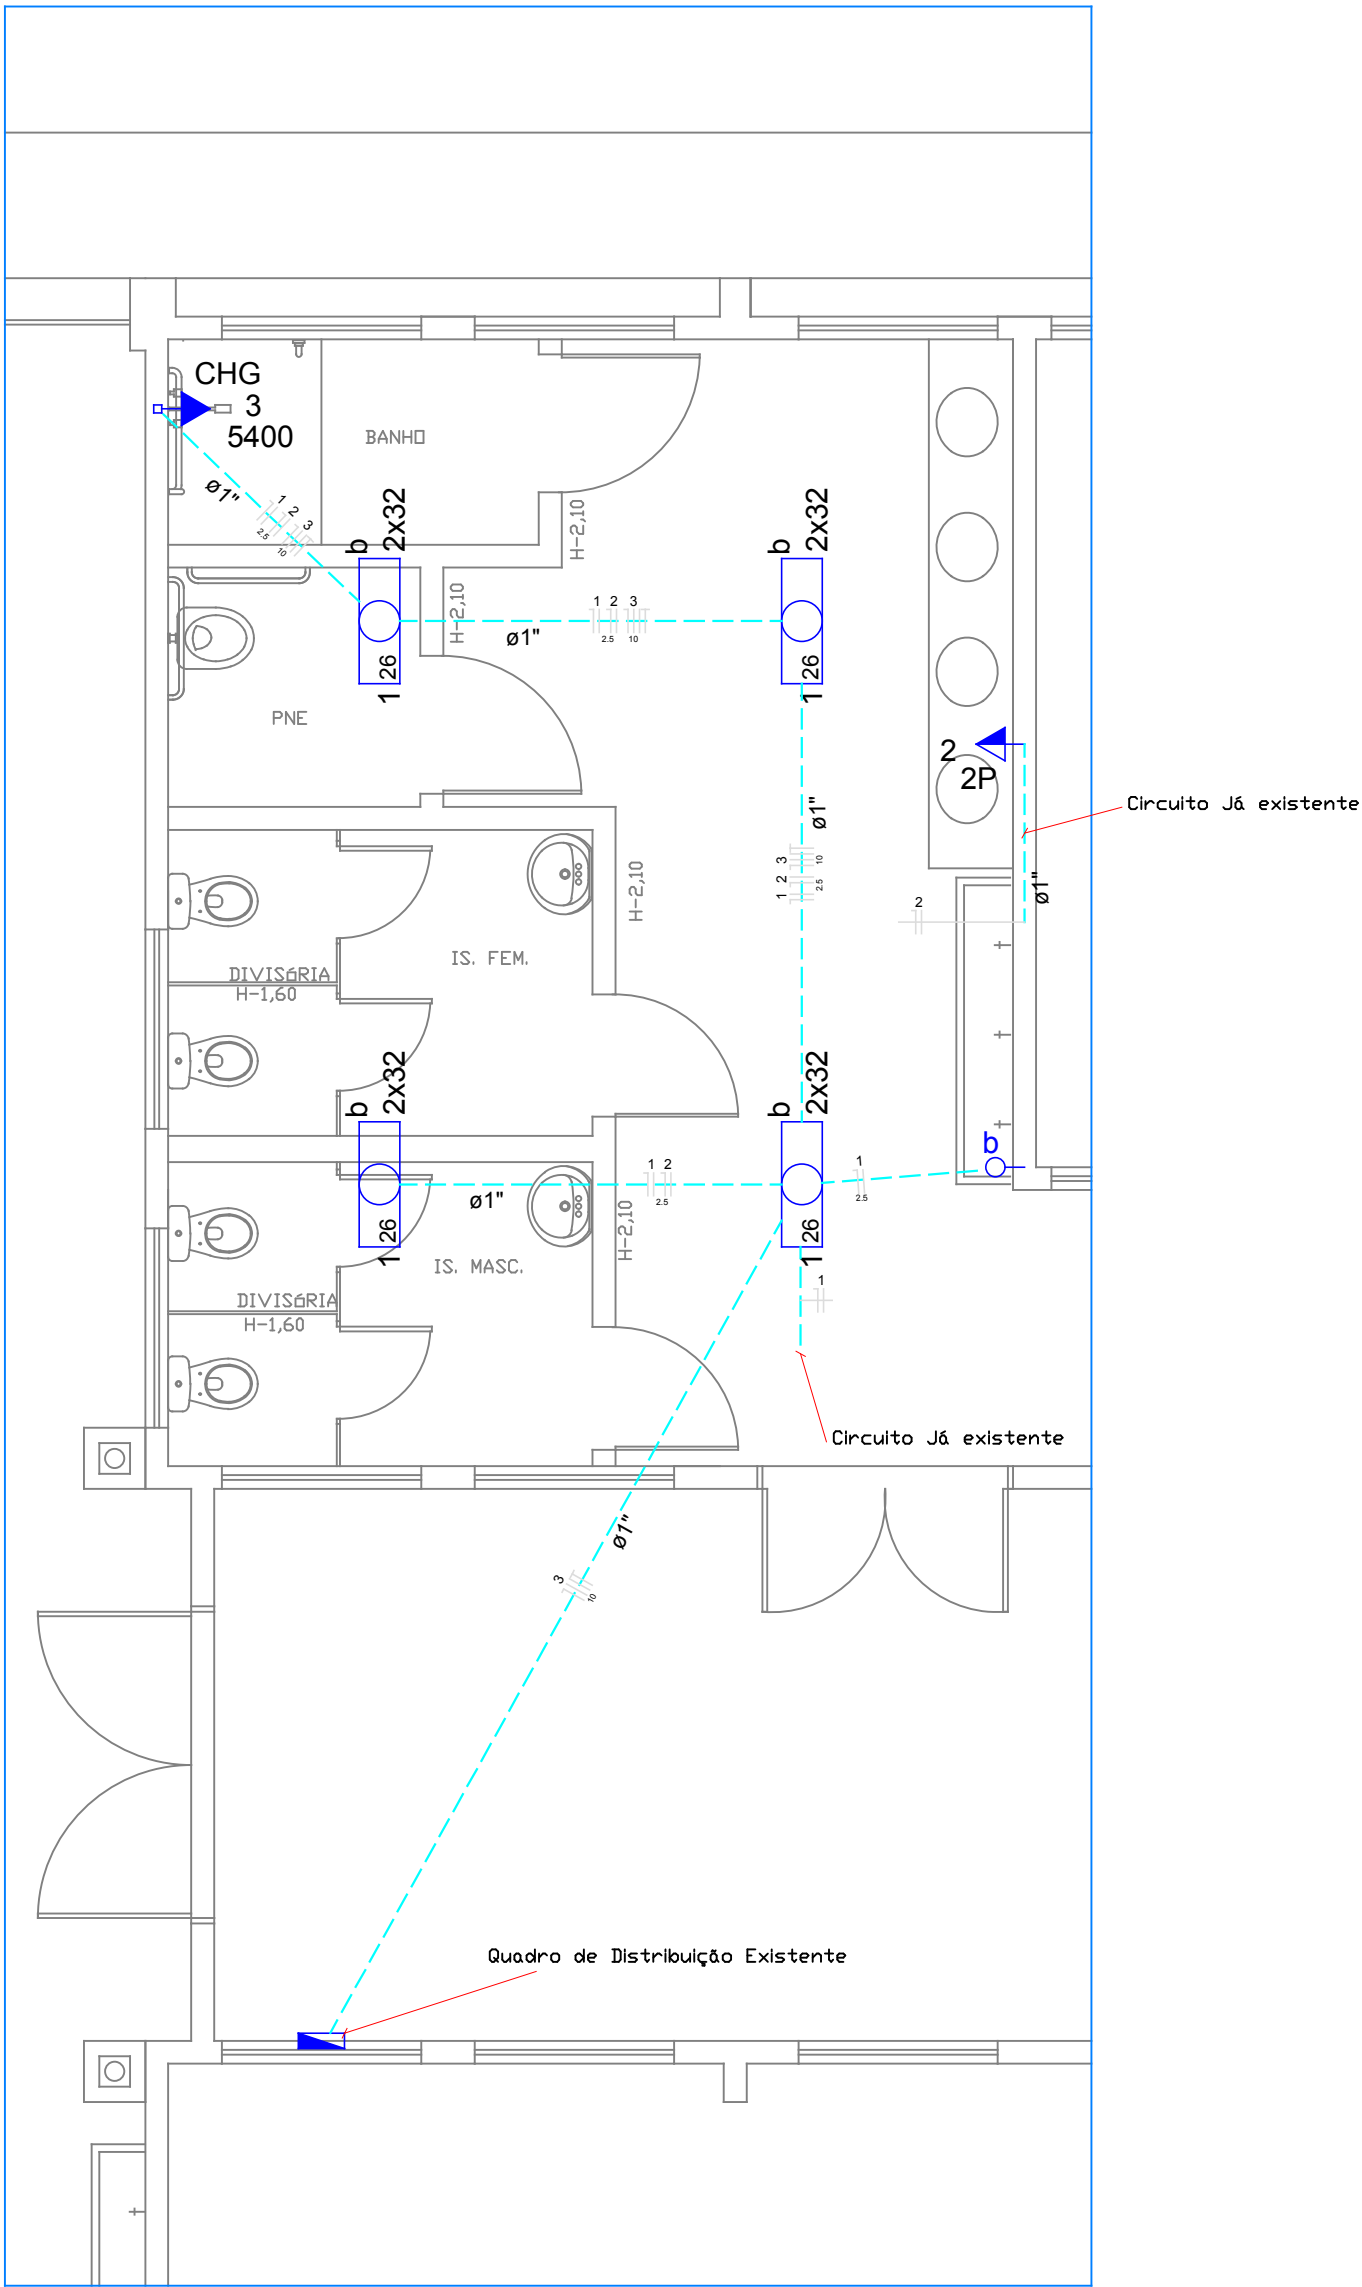

Importante:

O Ambiente a ser reformado já é provido de instalações elétricas, diante disto é importante salientar alguns pontos:

- A localização e o número de luminárias é passível de alteração desde que se adote outra disposição equivalente;
- Para o conforto do usuário é importante prever ao menos uma tomada na altura dos lavatórios;
- As luminárias devem ser ligadas no circuito de iluminação já existente, diretamente no QUADRO DE DISTRIBUIÇÃO ou não;
- Da mesma forma que as luminárias, a tomada deve ser ligada em circuito já existente, direta ou indiretamente ligado ao QUADRO DE DISTRIBUIÇÃO;
- O circuito destinado ao Chuveiro deve ser ligado diretamente no QUADRO DE DISTRIBUIÇÃO em um novo de disjuntor de 25A;

Planta Baixa - Instalações Elétricas
ESCALA 1:50

MUNICÍPIO DE ARAUCÁRIA
SECRETARIA MUNICIPAL DE PLANEJAMENTO - SMPL
TÍTULO
REFORMA ESCOLA WERKA

REFERÊNCIA
PROJETO ELÉTRICO – REFORMA SANITÁRIOS



REQUERENTE						MODIFICADO EM
PREFEITURA DO MUNICÍPIO DE ARAUCÁRIA						//
RESP. TÉCNICO PELO PROJETO						//
						//
LOCAL	QUADRA	LOTE	ESCALA	DESENHO	DATA	FOLHA
CAPELA VELHA			INDICADA	MATTANA	JUN/17	01/01